




VÝŠKOVÝ SYSTÉM Bpv		SOUDRADNÍVÝ SYSTÉM S-JTSK	
Císlo změny:	Obsah změny:	Datum změny:	
01	-	-	
02	-	-	
03	-	-	

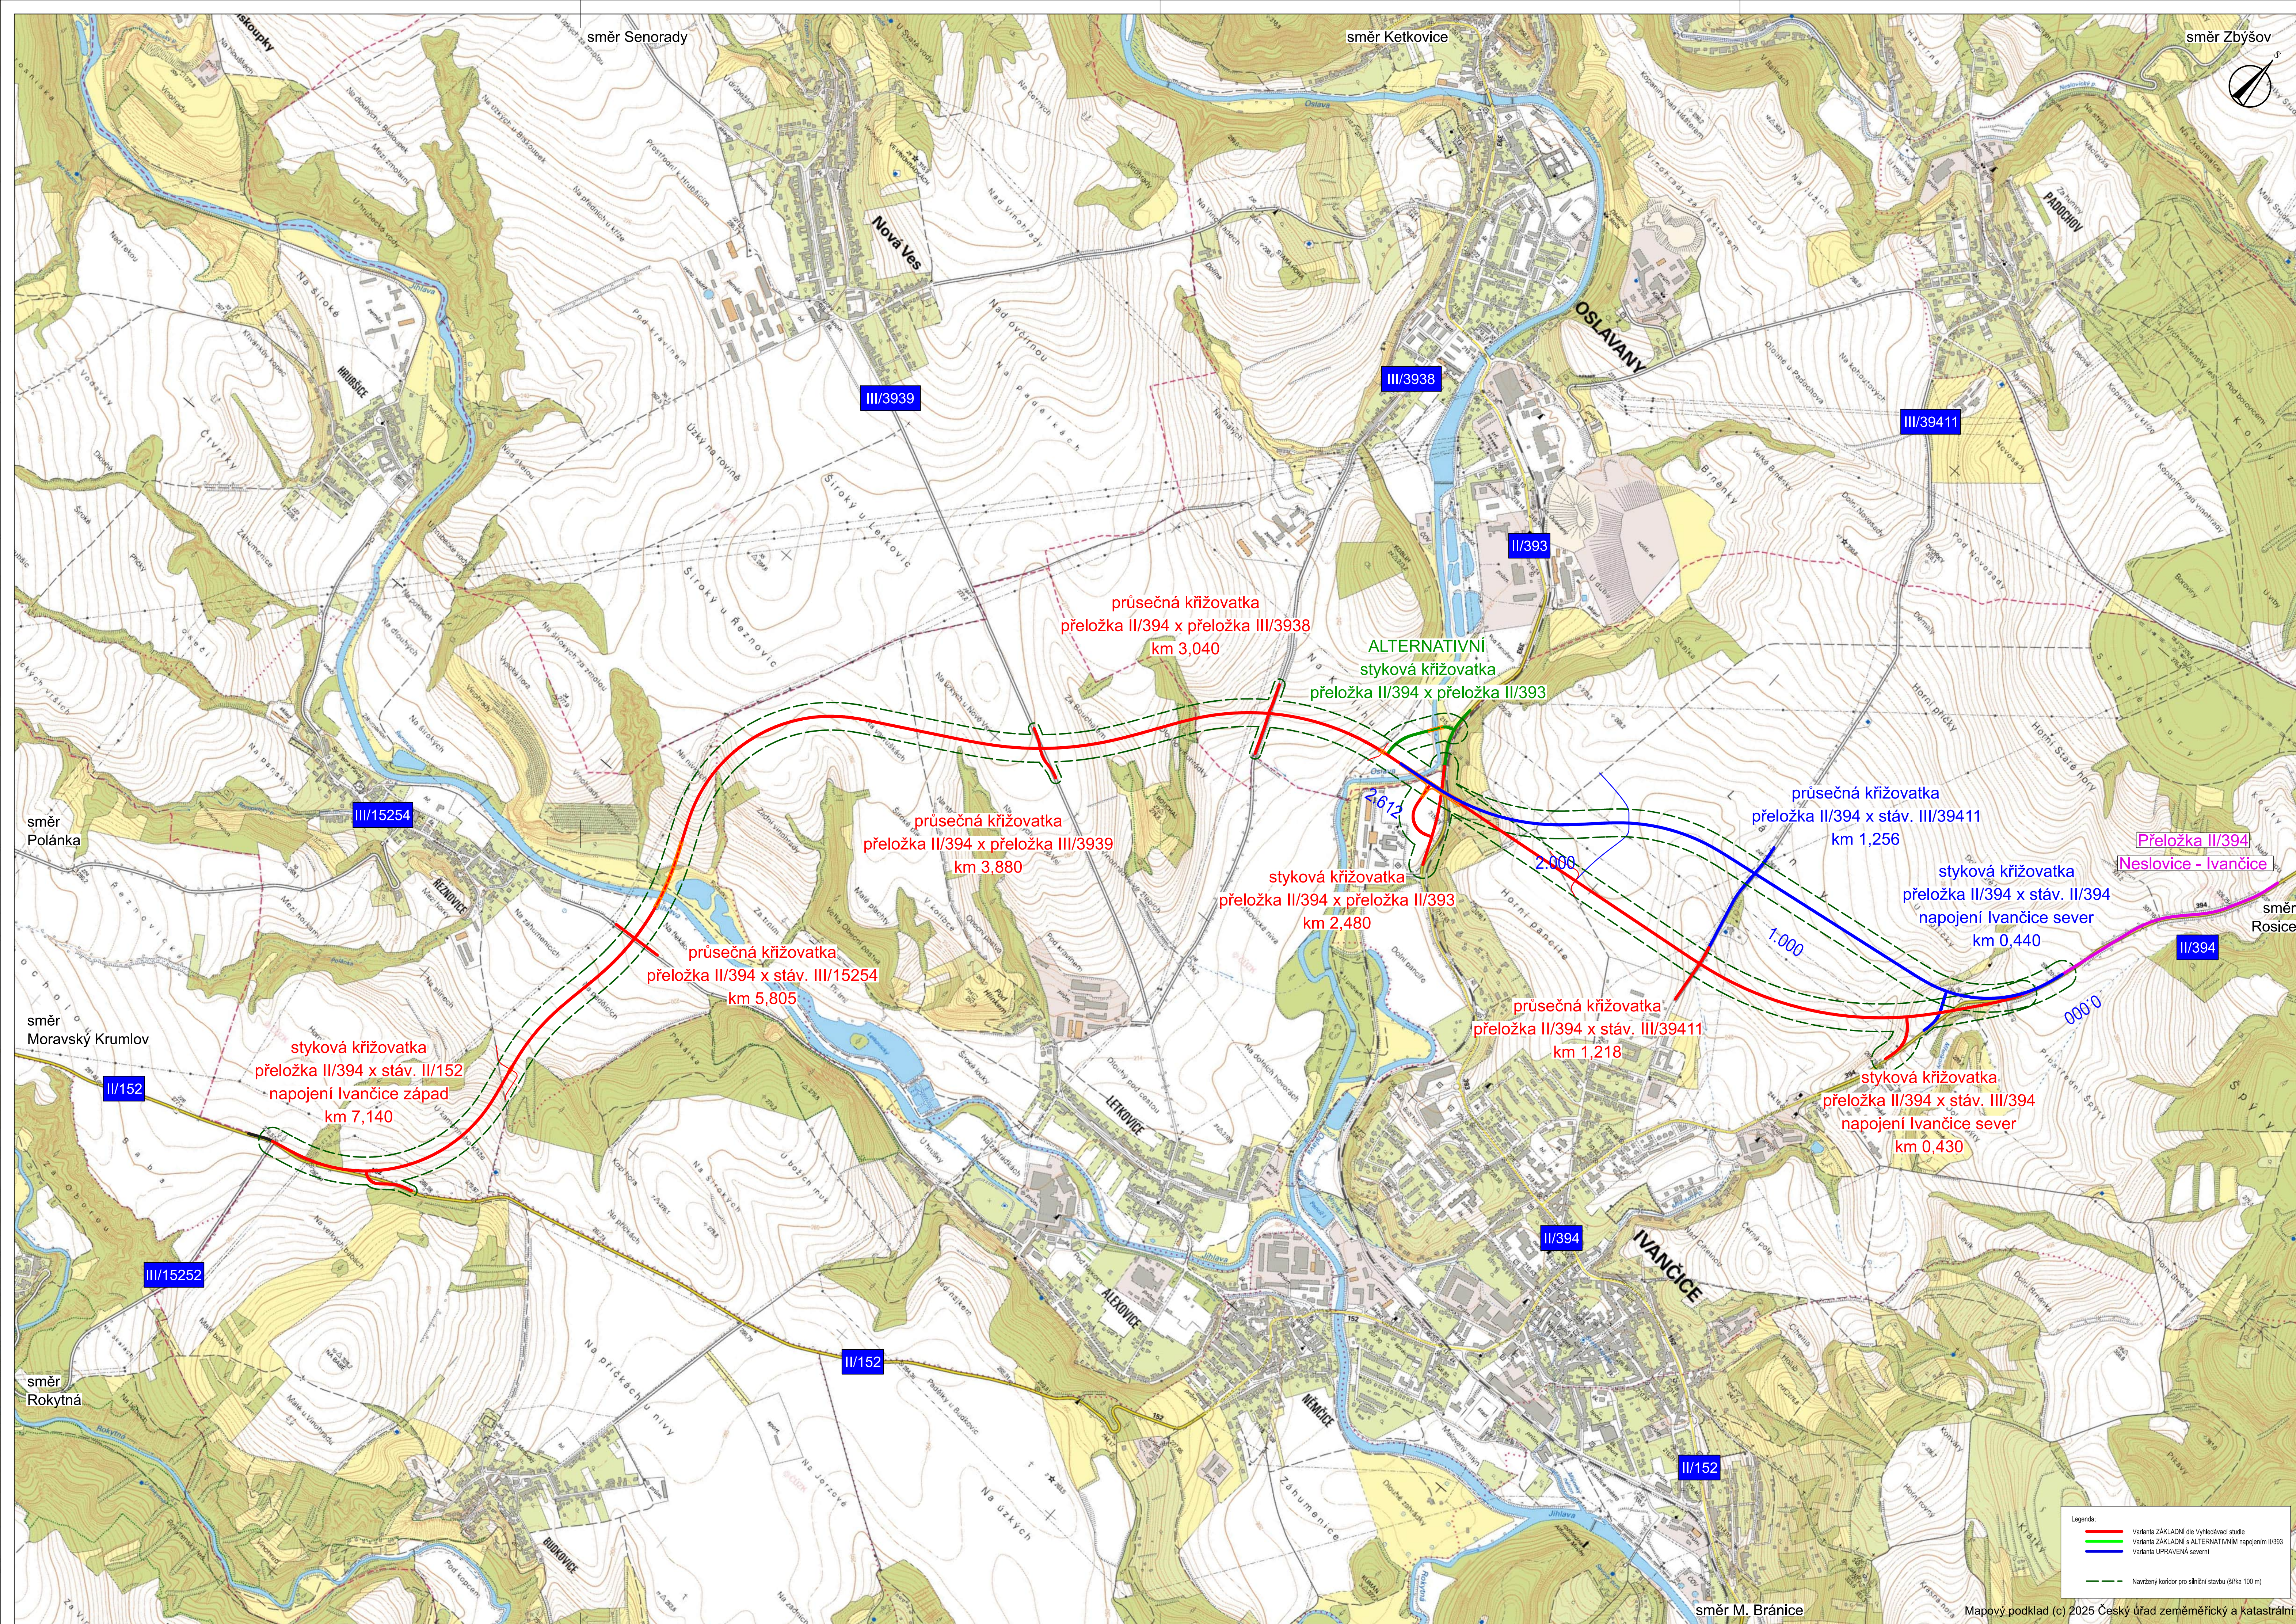

Objednatel:
Ivančice

Město Ivančice
Palackého náměstí 196/6
664 91 Ivančice

Generální projektant: 	SUDOP PRAHA a.s. Olsanská 1a, 130 00 Praha 3 tel.: +420 605 229 020 e-mail: praha@sudop.cz	Hlavní inženýr projektu: ING. JAN TUREK Zástupce HIP:
---	--	--

Středisko:
205 – KONCEPCE DOPRAVY

Vedoucí střediska:	Odpovědný projektant:	Vypracovala:	Kontroloval:
ZDENĚK MELZER	ING. JAN TUREK	ING. POLINA ZAYATS	ING. JAN TUREK

Název akce: Zpracování dokumentace na akci „Technická studie obchvatu města Ivančice“ Část: B Výkresová část B.1 Přehledná situace Název přílohy:	Císlo smlouvy: 24-173.205 Projektový stupeň: TS Datum: 07/2025 Císlo části: B.1 Měřítko: 1:10 000 Počet formátů: 10xA4 Císlo přílohy: B.1
--	--

Přehledná situace